

**VINÇOTTE CERTIGO asbl**

Organisme de contrôle agréé

Siège social: Jan Olieslagerslaan 35 • 1800 Vilvoorde • Belgique

TVA: BE 0821.076.888 • RPM Bruxelles • BNP Paribas Fortis: BE 25 2100 4144 1482 • BIC: GEBABEBB

Rapport n° : 30551684

- ☐ Bollebergen 2a bus 12, 9052 Gent
☐ Jan Olieslagerslaan 35, 1800 Vilvoorde
☐ Noordersingel 23, 2140 Antwerpen
☒ Rue Phocas Lejeune 11, 5032 Gembloux

Tel: +32 9 244 77 11
Tel: +32 2 674 57 11
Tel: +32 3 221 86 11
Tel: +32 81 432 611

gent@vincotte.be
brussels@vincotte.be
antwerpen@vincotte.be
gembloux@vincotte.be



CF 133780

Rési code : 1

PROCÈS VERBAL D'EXAMEN DE CONFORMITÉ ET/OU DE VISITE DE CONTRÔLE D'UNE INSTALLATION ÉLECTRIQUE BASSE TENSION

Responsable des travaux :

Installation :

Propriétaire / gestionnaire :

Nom, Prénom : <u>Bouters</u> <u>Ludovic</u>	Nom, Prénom : <u>habitation</u> <u>Rue du Garol 11</u>	Nom, Prénom : <u>Dubois</u>
N° carte d'identité : <u>083780354</u>	Adresse : <u>7534 Bony</u>	Adresse : <u>idem</u>
N°TVA : BE <u>083780354</u>	CP + Commune : <u>7534 Bony</u>	CP + Commune : <u>idem</u>
Tél. : <u>/</u>	Tél. : <u>/</u>	Tél. : <u>/</u>

Bases de l'examen : Règlement Général sur les Installations Électriques (RGIE)

☒ Art 270 ☐ mise en usage ☐ mobile	☒ modification ☐ temporaire	☐ extension	☒ Art 86 ☐ Art 87 ☐ Art 88 ☐ Art	☒ Art 271bis ☐ Art 278 ☐ Art	☒ Unité d'habitation ☐ Unité de travail domestique ☐ Parties communes ☐ Unité de travail
☒ Art 271 ☐ périodique	☒ contrôle	☐			
☐ Art 276 : renforcement	☐ Art 276bis : vente d'une unité d'habitation				

Données générales de l'installation électrique :

Données distributeur	EAN : <u>34865712</u> Index jour : <u>0267350</u> nuit : <u>0194471</u> Compt. kWh n° : <u>34865712</u> Index jour : <u>0267350</u> nuit : <u>0194471</u> Protection branchement (A) : ☐ 20 ☐ 25 ☐ 32 ☒ 40 ☐ 50 ☐ 63 ☐ 80 ☐ 100 ☐	☒ EAN non communiqué ☐ Compt. kWh non placé ☐ Compt. kWh exclusif nuit : <u>n° :</u> Index nuit : <u>.....</u>
Données installation	Conçue pour U _N : ☐ 230 V ☐ 3x230 V ☒ 3N400 V ☐	Type de prise de terre : ☒ boucle de terre ☐ barres / piquets
	Courant nominal maximum (A) : ☐ 20 ☐ 25 ☐ 32 ☐ 40 ☐ 50 ☒ 63 ☐ 80 ☐ 100 ☐	☐
	Câble d'alimentation tableau principal : <u>4</u> X <u>10</u> mm ² - Type : <u>XVB</u>	
Description installation	Dispositif diff. gén. : <u>63</u> A / <u>300</u> mA	Nombre de tableaux : <u>2</u>
☒ Voir annexe(s)	<u>Tableau 1 (2 disjoncteurs en Réserve)</u>	<u>AB et AC</u>
	<u>Tableau 2 (disjoncteur H en Réserve)</u>	<u>SCHEMAS</u>

Mesures - tests - contrôle visuel - scellés :

☒ Contacts dir.	☒ Contacts indir.	☒ Montage	☐ Appareils	☒ Matériel	☒ l>/section	☒ Schémas	☒ Contrôle bcl de défaut
☒ Résistance de dispersion de la prise de terre : <u>22</u> Ω	☒ Isolement général : <u>0,6</u> MΩ	☒ Continuité de terre	☒ Test dispositif diff.				
Le dispositif différentiel général : ☐ était plombé ☒ a été plombé ☐ n'a pas été plombé ☐ ne peut pas être plombé							

Infractions - Remarques (pour la signification des codes éventuels : voir au verso)

Infractions Nouvelle installation	☒ Néant
Infractions Installation existante	☒ Néant
Remarques	<u>L'alimentation Mono du 25560 sera remplacée par du 3x400 (boite en attente)</u>
	Visa GRD ou mandataire : <u>/</u>

Conclusion(s) :

- ☒ La nouvelle installation est conforme n'est pas conforme au RGIE.
☒ L'installation existante est conforme n'est pas conforme au RGIE.

Agent visiteur :


Nom : Annex Agent n° : 571 Date : 05/09/2013Annexe(s) : ☐ Schéma(s) de position : 2 ☐ Schéma(s) unifilaire(s) : 1

L'installation électrique doit être recontrôlée avant

05-09-2013☐ par le même organisme de contrôle (*)

Pour le Directeur Général : Signature

- Ce procès verbal doit être conservé dans le dossier de l'installation électrique et ce dossier doit renseigner toute modification de l'installation.
- Le Service Public Fédéral Economie doit être avisé immédiatement de tout accident survenu aux personnes et dû, directement ou indirectement, à la présence d'électricité.
- Le contrôle n'a porté que sur les parties visibles et accessibles de l'installation.
- Les informations recueillies sur place ne nous permettent pas de déterminer la date de réalisation de l'installation électrique.
- Nous vous invitons à compléter le(s) schéma(s) pour les éléments qui n'étaient pas visibles lors de la visite de contrôle. En cas de doute portant sur la sécurité de ces éléments, nous vous invitons vivement à faire procéder à une visite de contrôle complémentaire.
(*) Les travaux nécessaires pour faire disparaître les infractions constatées au moment de la visite de contrôle doivent être exécutés sans retard et toutes mesures adéquates doivent être prises pour qu'en cas de maintien en service des installations les infractions ne constituent pas un danger pour les personnes et les biens. Dans le cas où, lors de cette nouvelle visite de contrôle, après max. 1 an, des infractions subsistent, l'organisme agréé se doit d'envoyer une copie du procès-verbal de visite de contrôle à la Direction générale de l'Energie préposée à la haute surveillance des installations électriques domestiques.

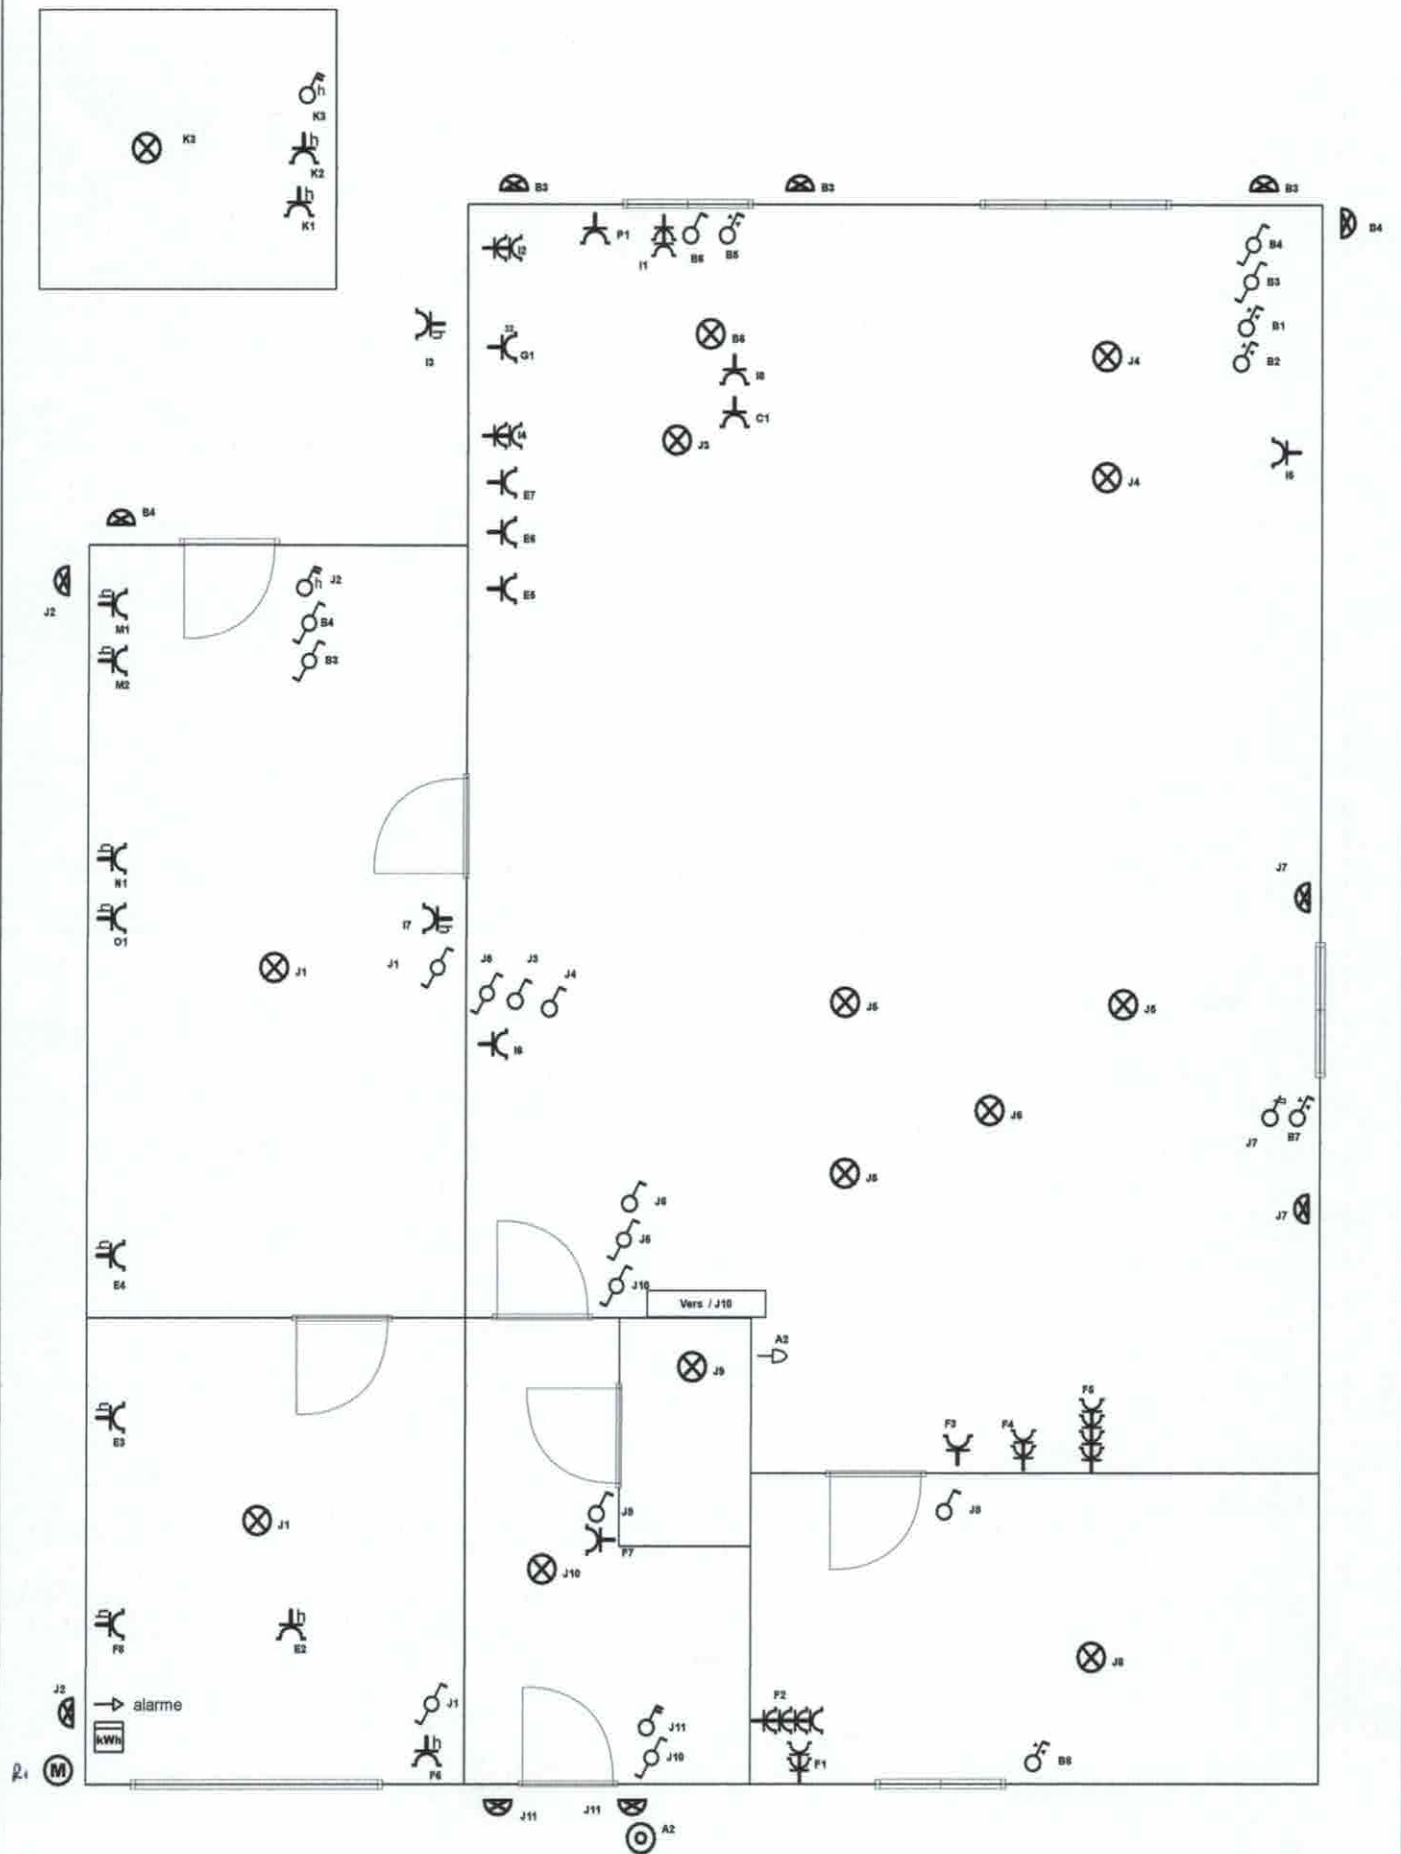

Ets Ludovic Bauters
64, rue des écoles

BE0837.890.354

Tel: 069840000
GSM : 0477810916
ludovic.bauters@skynet.be

Propriétaire : Dubois-Guillaume
Rue du Gard 11
7534 Barry

Tel:
Fax :
Email :

Signature organisme agréé :




05-09-17

Date : 22-08-17

N° Document :

Version :

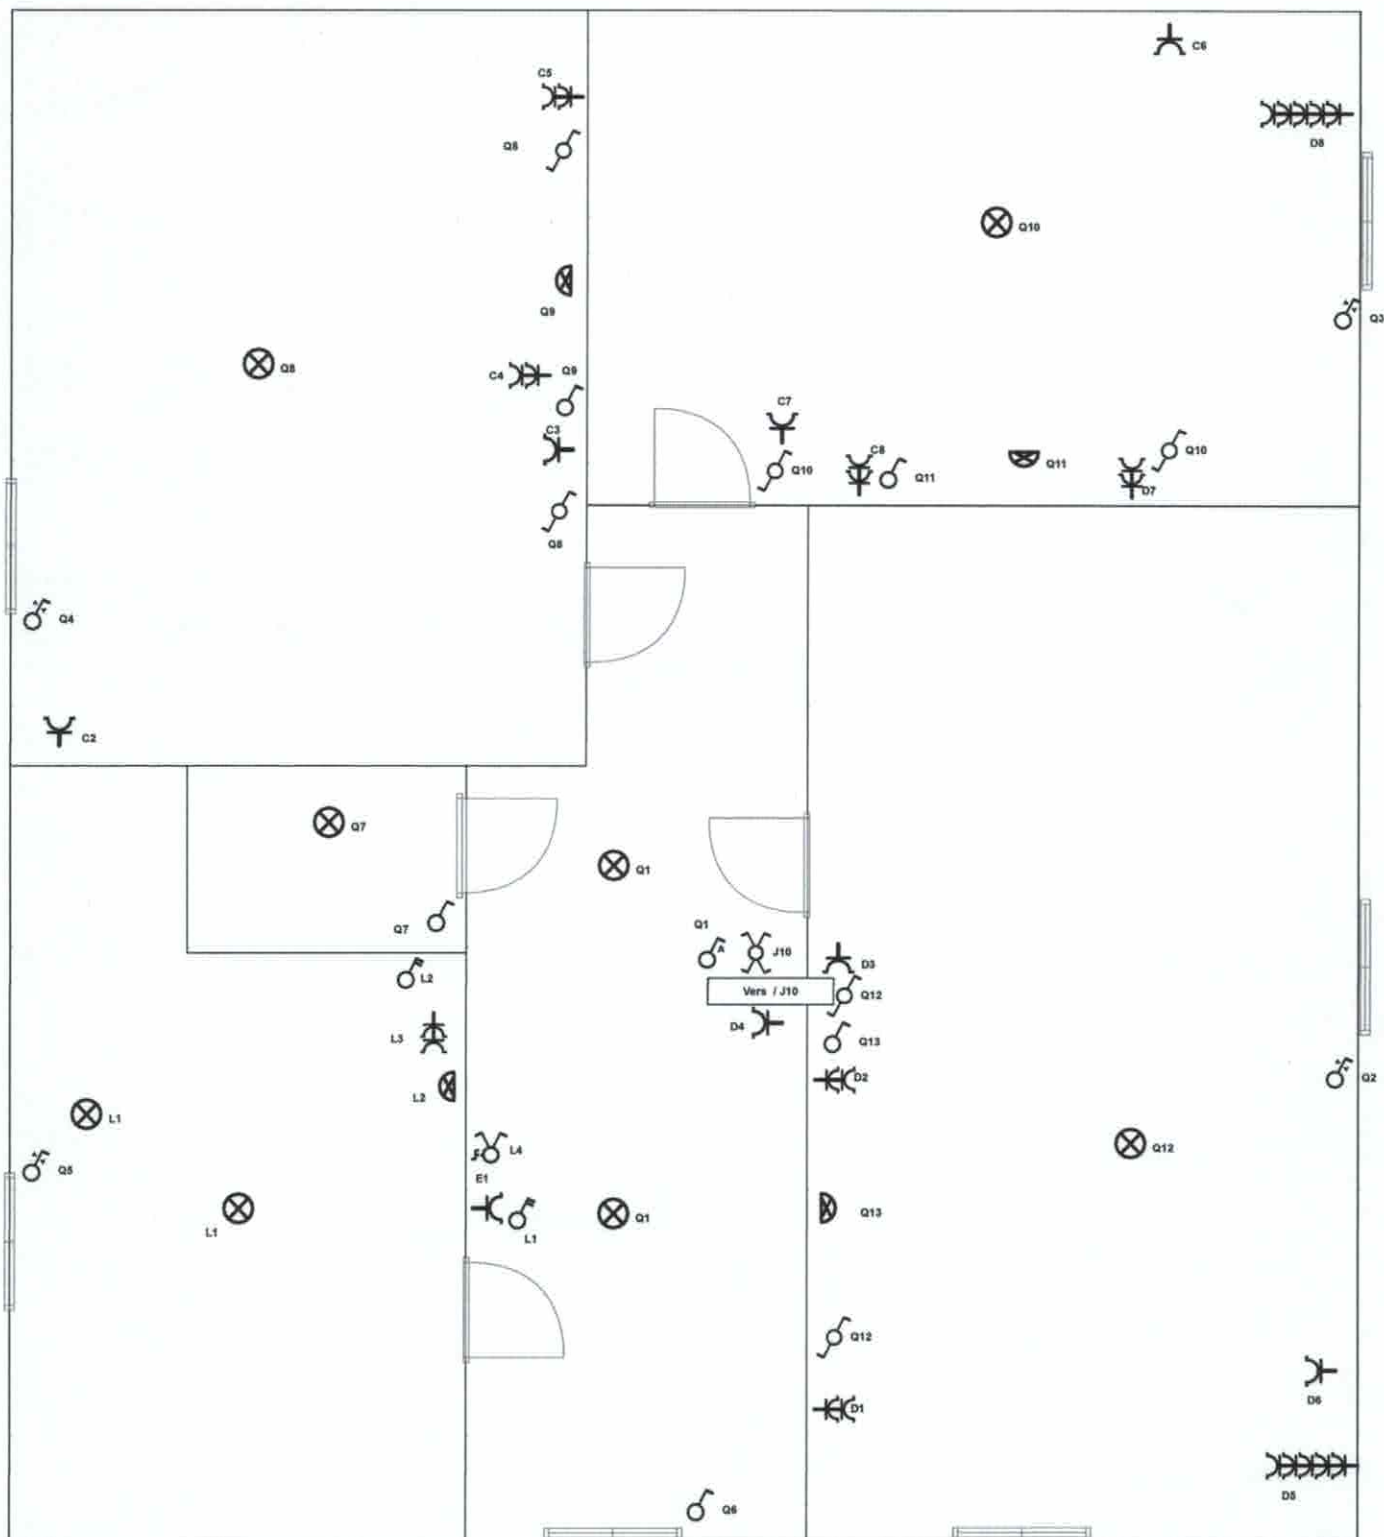

Q6
éclairage grenier



Ets Ludovic Bauters
64, rue des écoles
BE0837.890.354

Tel: 069840000
GSM : 0477810916
ludovic.bauters@skynet.be

Propriétaire : Dubois-Guillaume
Rue du Gard 11
7534 Barry

Tel:
Fax :
Email :

Signature organisme agréé :


VINGOTTE asbl
Giuseppe Arnone
VINGOTTE 5171

05-09-17

Date : 22-08-17

N° Document :

Version :

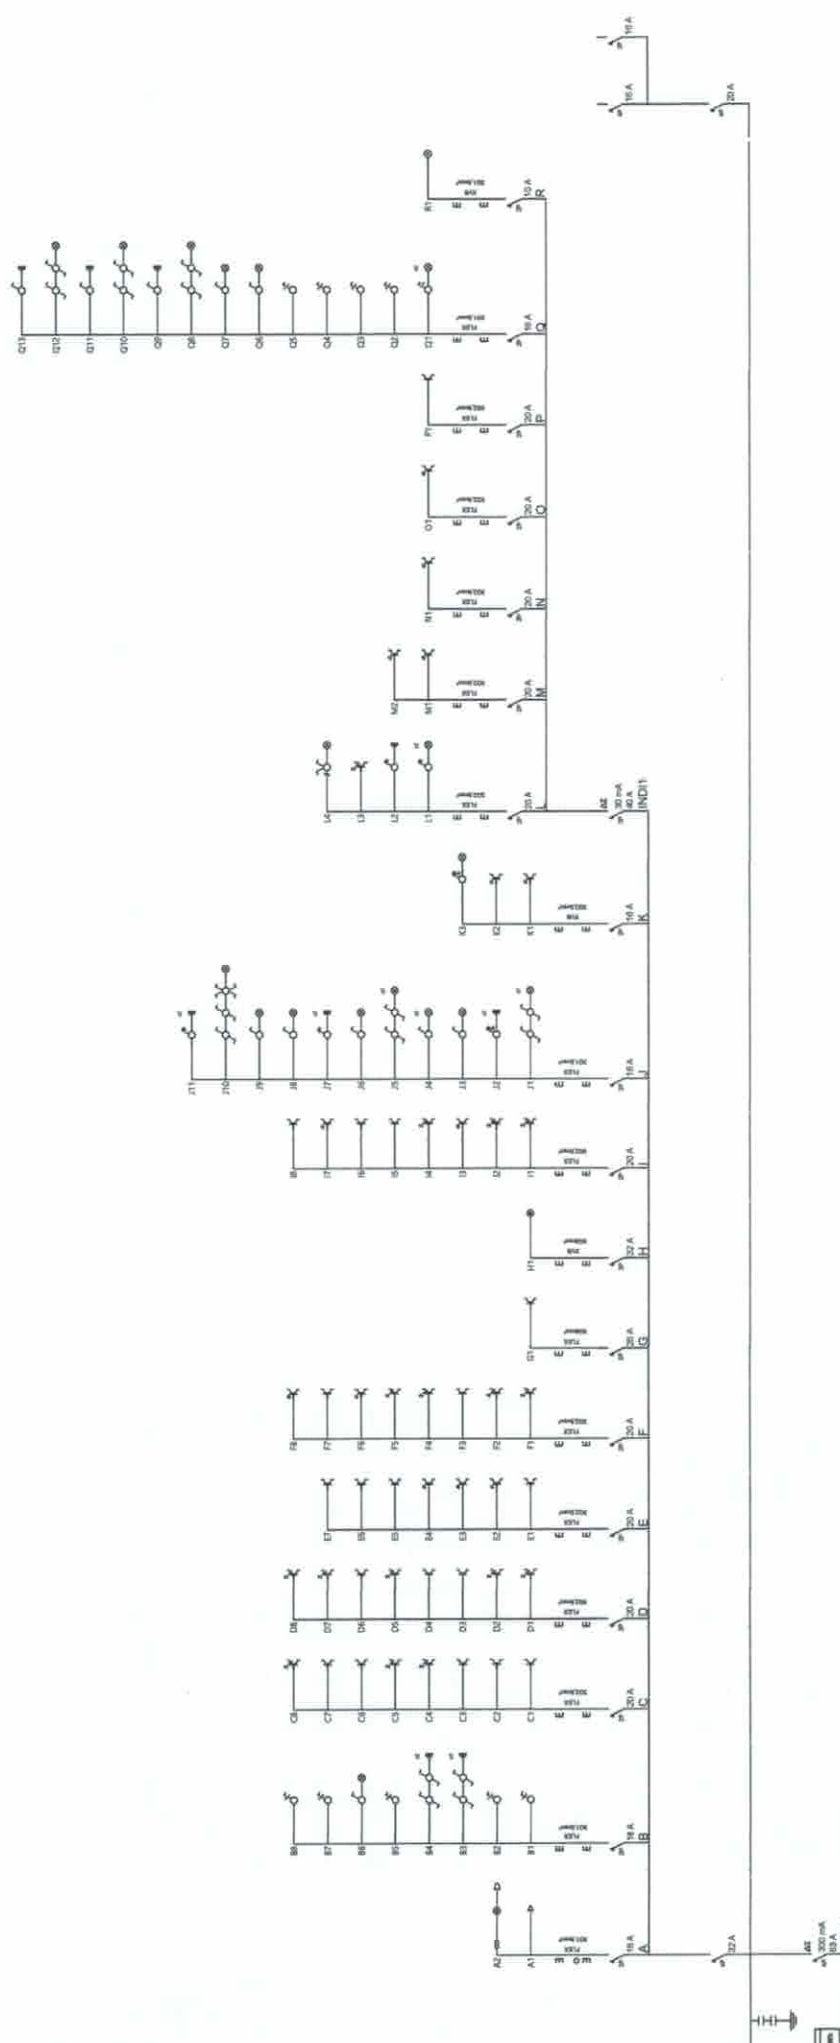

Echelle : 1/50

Date : 22-08-17

N° Document :

Version :

Signature organisme agréé :



Propriétaire :

Dubois-Guillaume
Rue du Gard 11
7534 Barry

Tel :

Fax :

Email :



Tel: 069840000
Gsm: 0477810916
Mail: ludovic.bauters@skynet.be

Ets Ludovic Bauters
64, rue des écoles
TVA : BE0837.890.354



Tel: 069840000
Gsm: 0477810916
Mail: ludovic.bauters@

Tel :


Dubois-Guillaume
Rue du Gard 11
7534 Barry

Tel :
Fax :
E-mail :

Tel :
Fax :
E-mail :

Date : 22-08-17
N° Document :
Version :

Date : 22-08-17

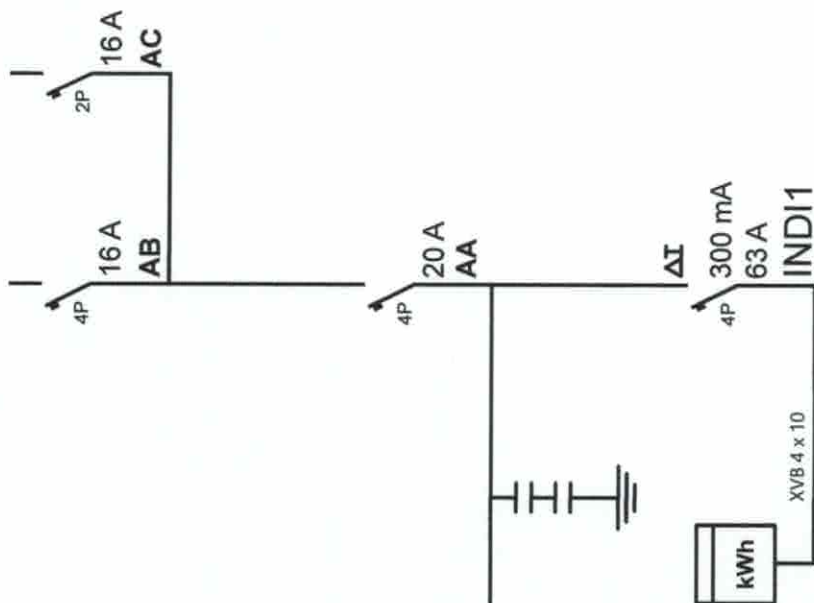

Ets Ludovic Bauters
 64, rue des écoles
 TVA : BE0837.890.354

Tel: 069840000
 Gsm: 0477810916
 Mail: ludovic.bauters@skynet.be


Propriétaire :
 Dubois-Guillaume
 Rue du Gard 11
 7534 Barry

Tel :
 Fax :
 Email :

Signature organisme agréé :

(Signature)
 VINCENTE asbl
 1800000008
 05-08-17

Date : 22-08-17
 N° Document :
 Version :

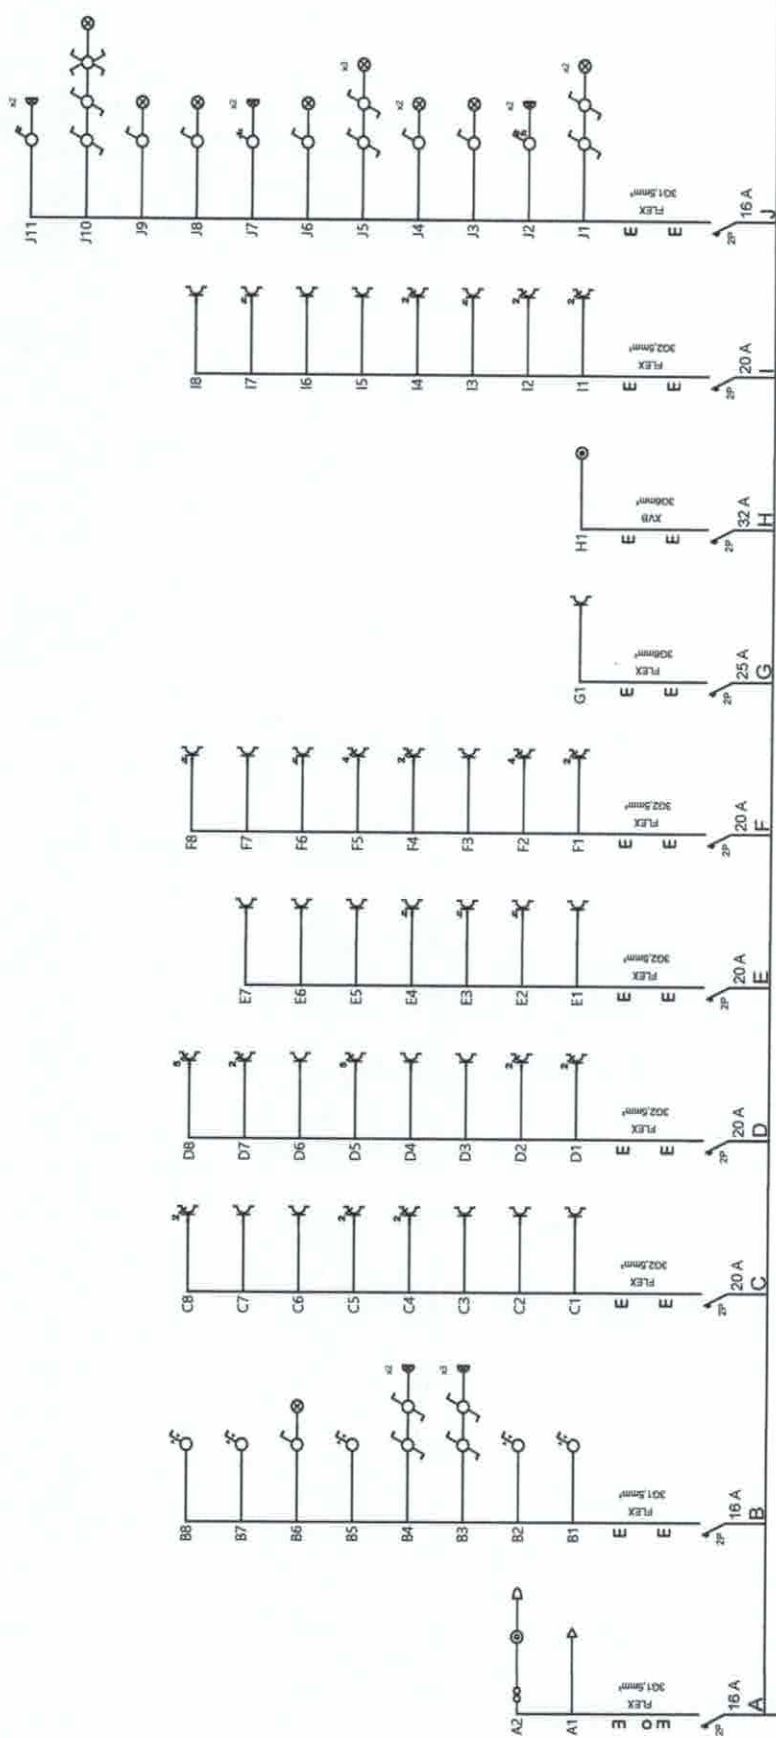

Els Ludovic Bauters
64, rue des écoles
TVA : BE0837.890.354

Tel: 069840000
Gsm: 0477810916
Mail: ludovic.bauters@skynet.be

Propriétaire :

Dubois-Guillaume
Rue du Gard 11
7534 Barry

Signature organisme agréé :

(Signature)
V. COTTE asbl
Ingénieur Agréé
5171

Date : 22-08-17
N° Document :
Version :

05-09-17