

☐ AV Antwerpen - Limburg : Tél.: 03 221 86 11
☐ AV Brabant : Tél.: 02 674 57 11
☐ AV Oost & West Vlanderen : Tél.: 09 244 77 11
☒ AV Wallonie : Tél.: 081 432 611

Code PC Rési. ☒ ①

2^{ème} contrôle

Personnes responsables de l'exécution du travail:	RAPPORT n°: 23201323
Nom, Prénom: idem	Membre n°: Quittance n°:
N° de TVA: -	Installation: Nom: VANHOECKE
ou n° de la carte d'identité: 444 00 144 7510	Adresse: ROUTE du BAYEHON 27
Distributeur: ETB	4960 LONGFAYS / MALMEDY
	Date de visite: 27/10/04
	Propriétaire ou Mandataire: Tél.:
Compteur: n°: NP index:	Nom, Prénom: idem
Type de comptage: ☐ jour - ☒ bihoraire - ☐ nuit	Adresse:
	Demandeur:

Type de visite: ☒ 270 ☐ 271 ☐ 276 RGIE Nature de l'installation: ☒ Nouvelle ☐ Extension ☐ Modifi. ☐ Existante ☐ Temporaire
Contrôle sur base des prescriptions du: ☒ RGIE art. ☒ 86 ☐ 87 ☐ 88 ☐ 95 ☐ RGPT ☐ R.T. ☐ de la Cie d'électricité

Installation conçue pour la tension de 230 II V, AC, Protection branchement: MAX 03 A Type: NP
Description du branchement: EXISTANT Type câble: EXUB Section: 4 x 25 mm²
Alimentation tableau principal: 4 x 16 mm² Nbre de tableaux: 1 Nombre de circuits terminaux: 8
Type de prise de terre: BOUCLE Résistance de dispersion: 20 Ohms Isolement général: 71 M Ohms

PROCES-VERBAL DE CONTROLE D'UNE INSTALLATION ELECTRIQUE A BASSE TENSION

DESCRIPTION DE L'INSTALLATION: les schémas de position et unifilaires font parties intégrantes du rapport

	- voir schéma annexé

INFRACTIONS (voir la signification des numéros au verso): NEANT

Rem.: - Points lumineux en attente.
- Chauffage salle de bain en attente: équipotentialité prise.
- tuyauterie pour chauffage en matière non conducteur d'électricité

Le différentiel général était - a été - plombé

L'installation électrique doit être recontrôlée avant le 27/10/09 ainsi que avant la mise en service de modifications ou extensions importantes telle que l'ajout d'un circuit.

Conclusion:

LA NOUVELLE INSTALLATION ELECTRIQUE - EST - NE PAS - CONFORME AUX PRESCRIPTIONS REPRISES CI-DESSUS.
L'INSTALLATION - EST - PEUT ETRE - NE PEUT PAS ETRE - MISE SOUS TENSION

PROCES-VERBAL DE CONTROLE DE L'INSTALLATION EXISTANTE (ART. 276 DU RGIE)

INFRACTIONS sur la partie existante (voir la signification des numéros au verso):

Les installations doivent faire l'objet d'un nouveau contrôle avant le

Conformément à l'art. 274 de RGIE, les travaux nécessaires pour faire disparaître les infractions constatées au moment de la visite doivent être exécutés sans retard et toutes mesures adéquates doivent être prises pour qu'en cas de maintien en service des installations les infractions ne constituent pas un danger pour les personnes et les biens.

Annexes:

VISA DU DISTRIBUTEUR:

Pour le Directeur général
Nom, N° Agent, Signature


15 = 15.00m

15 = 15.00m

15 = 15.00m

891.00
174.50 716.50

poort 250x206

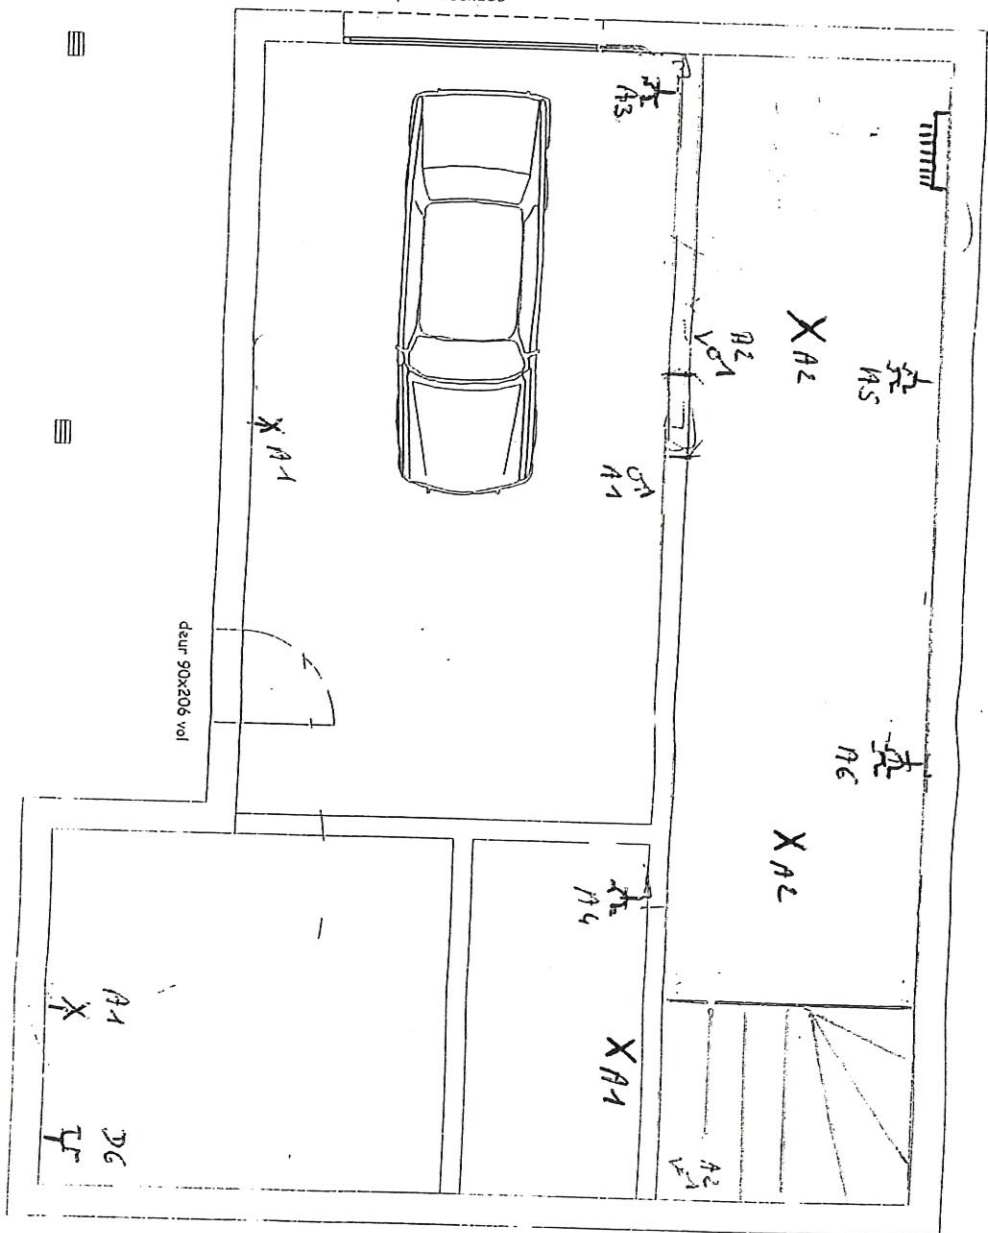

website : www.ibc.be


Referentie : Van Hove

Voorontwerp

Datum : 09/10/2004

Schaal : 1/50


GRONDPLAN

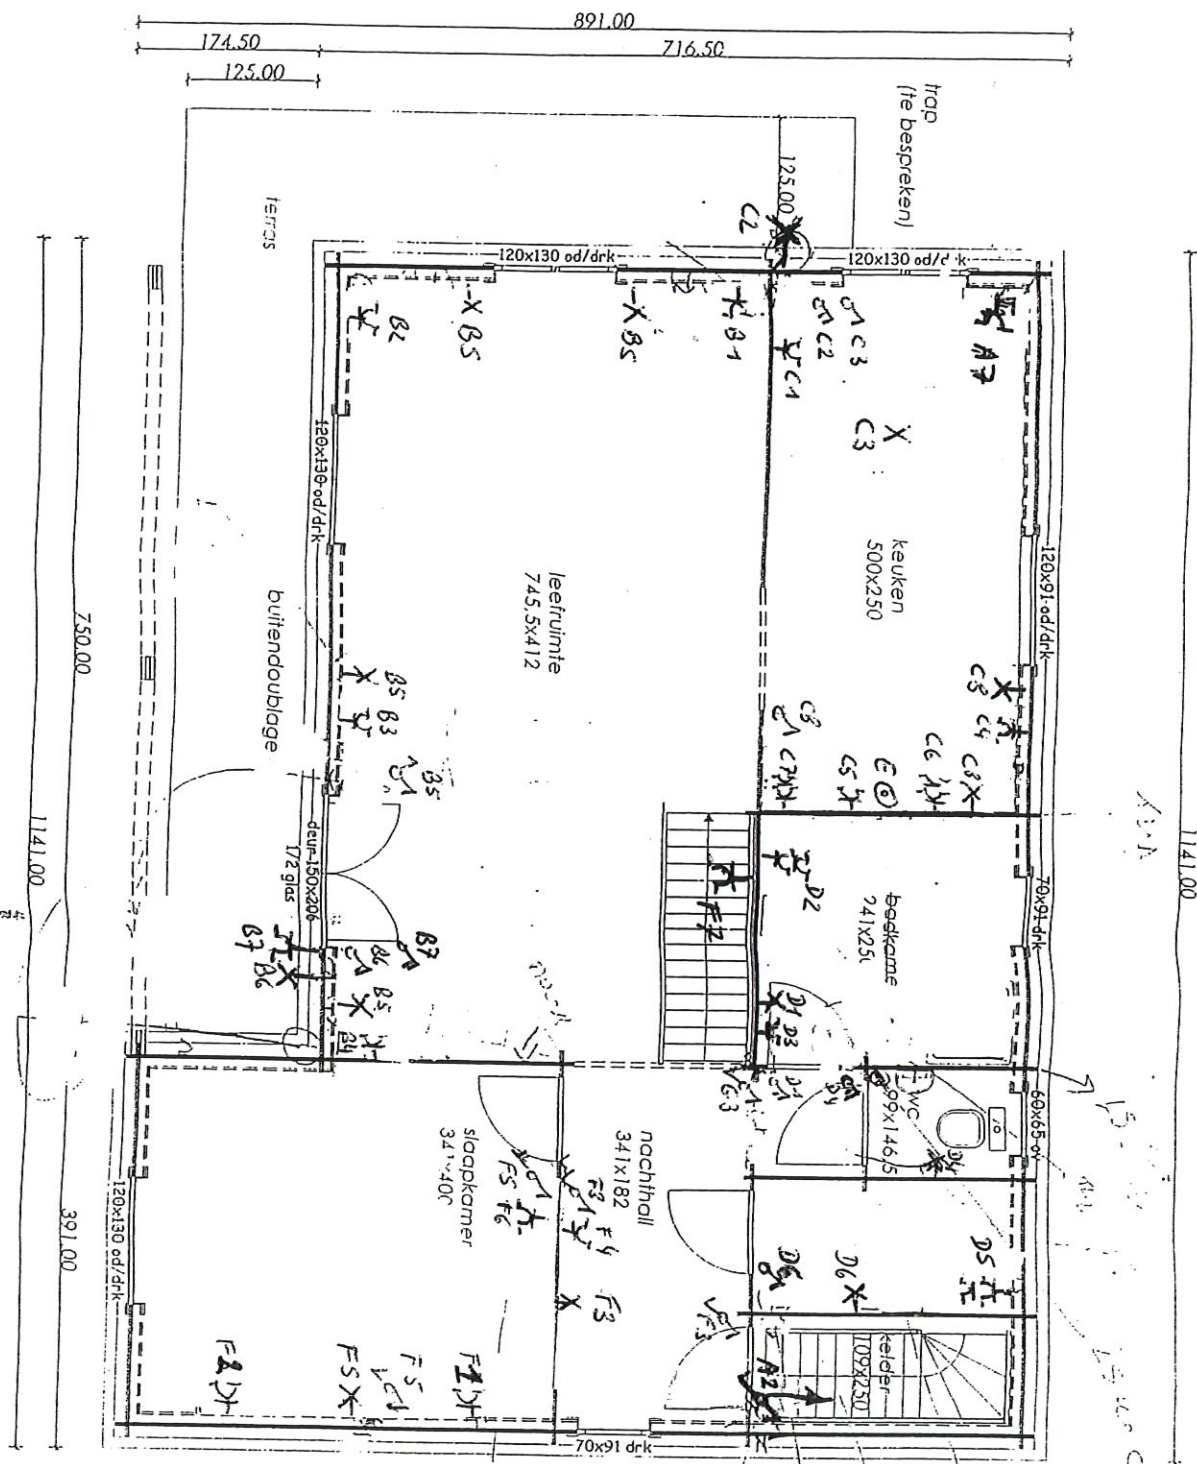

website : www.ibc.be

Referentie : Van Hoecke
 Voorontwerp
 Datum : 09/10/2004
 Schaal : 1/50


VERDIEPINGSPLAN

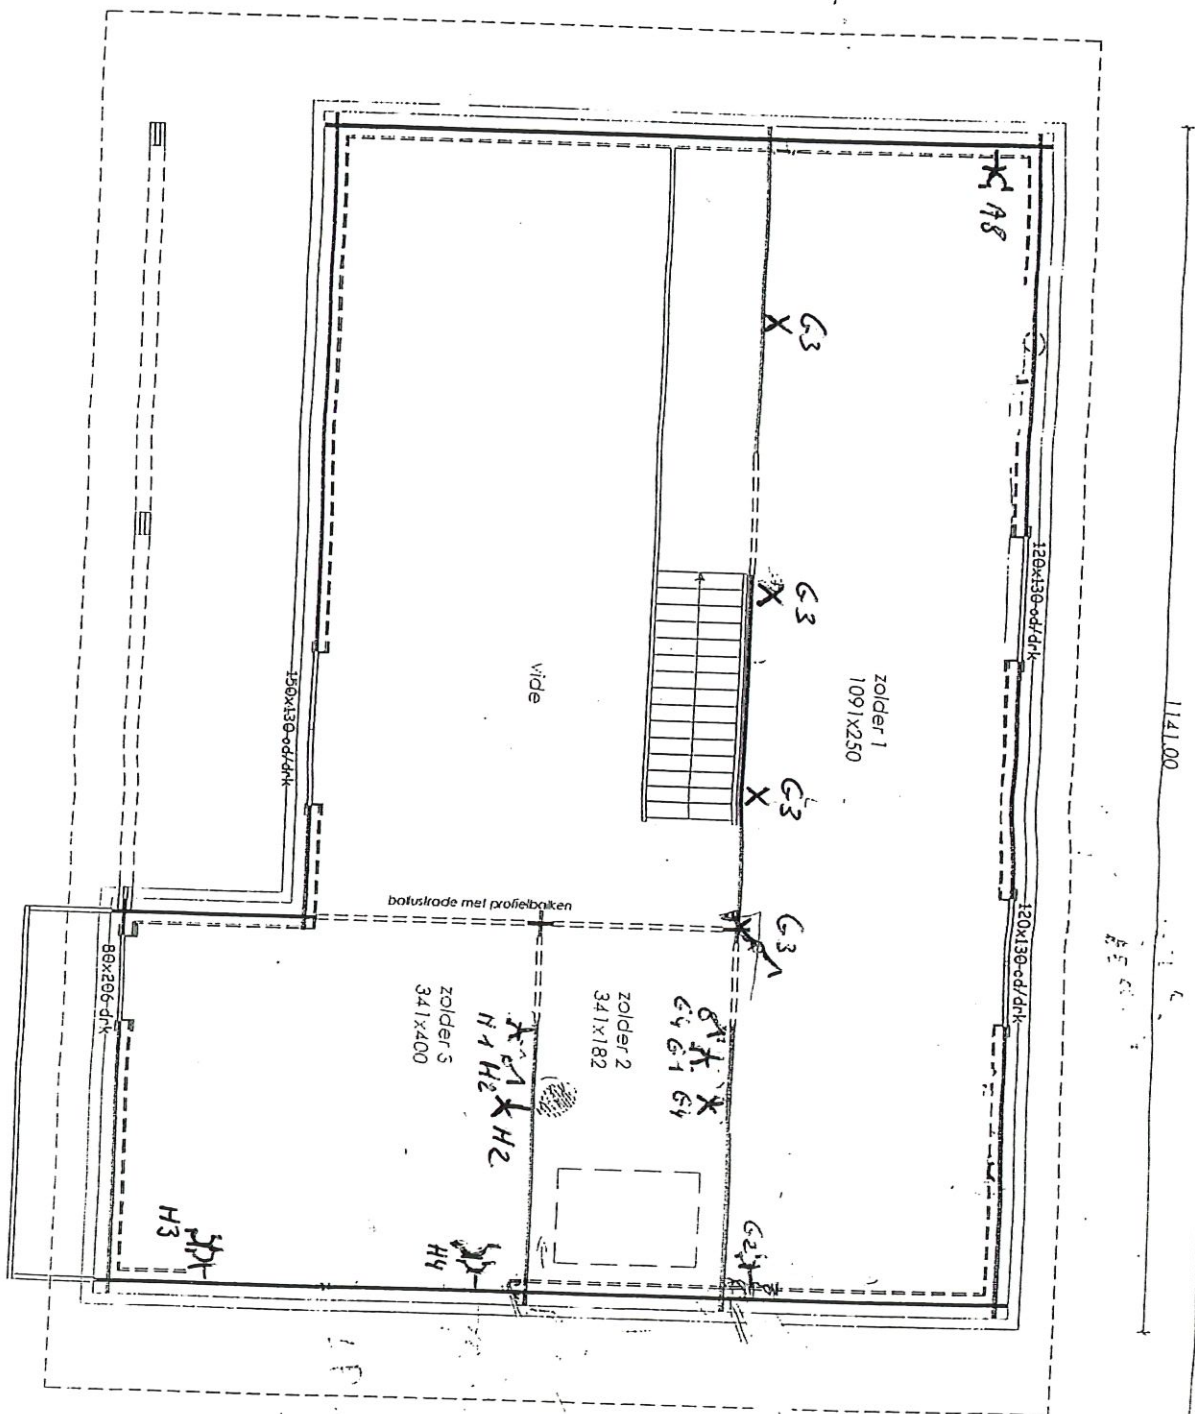


website : www.ibc.be

Referentie : Van Hoecke
Voorontwerp
Datum : 09/10/2004
Schaal : 1/50


XVB 362,5

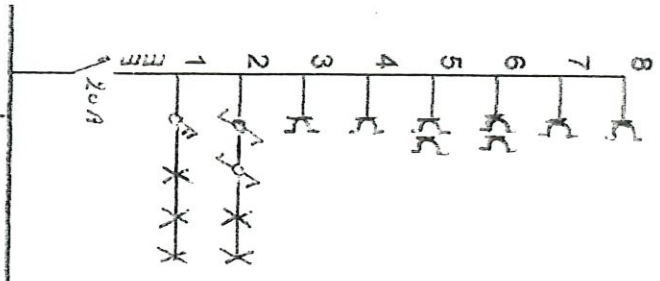


XVB 362,5

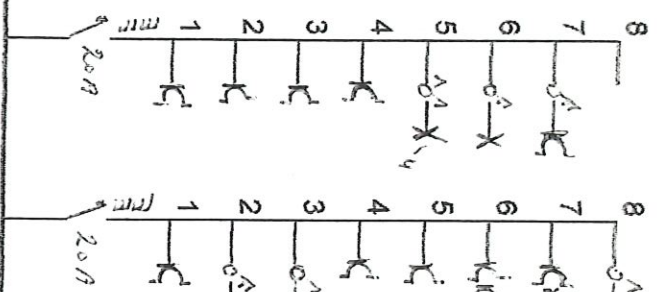

XVB 362,5

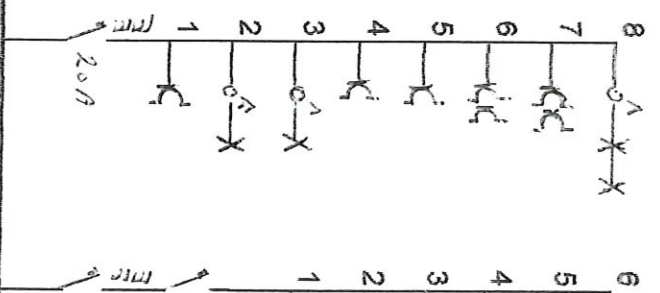


XVB 362,5

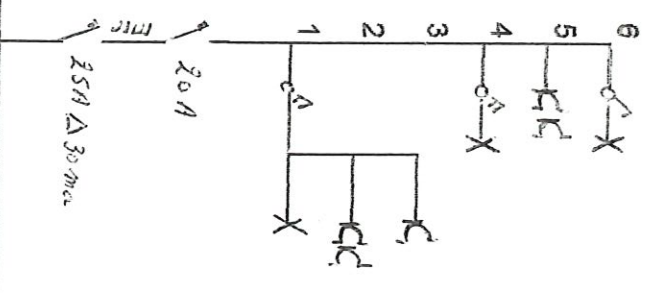


XVB 366



XVB 362,5

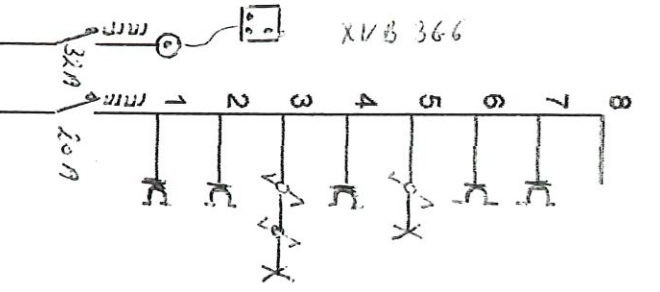

XVB 362,5

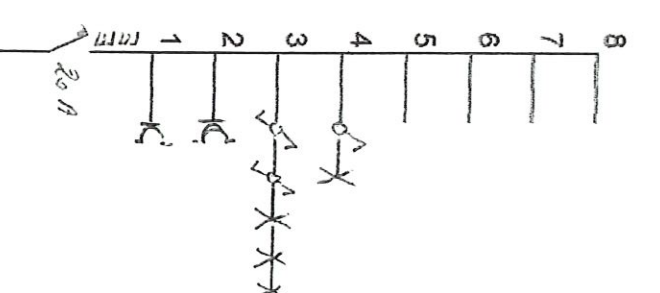

XVB 362,5

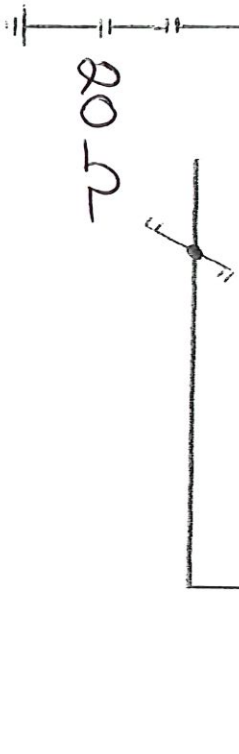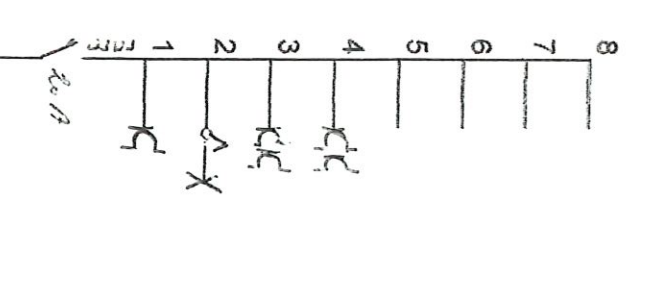

Don AV

WELFRED MENUES

2320

27/10/04