



VINÇOTTE asbl

Organisme de contrôle agréé | Service externe pour les contrôles techniques sur le lieu de travail
 Siège social: Jan Oliestagerslaan 35 • 1800 Vilvoorde • Belgique
 TVA: BE 0402.726.875 • RPM Bruxelles • BNP Paribas Fortis: BE 25 2100 4144 1482 • BIC: GEBABEBB

59000

Rapport n° :



F 124310

Réso code : 1

<input type="checkbox"/> Bollebergen 2a bus 12, 9052 Gent	Tel: +32 9 244 77 11	gent@vincotte.be
<input type="checkbox"/> Jan Oliestagerslaan 35, 1800 Vilvoorde	Tel: +32 2 674 57 11	brussels@vincotte.be
<input type="checkbox"/> Noordersingel 23, 2140 Antwerpen	Tel: +32 3 221 86 11	antwerpen@vincotte.be
<input type="checkbox"/> Rue Phocas Lejeune 11, 5032 Gembloux	Tel: +32 81 432 611	gembloux@vincotte.be

PROCÈS VERBAL D'EXAMEN DE CONFORMITÉ ET/OU DE VISITE DE CONTRÔLE D'UNE INSTALLATION ÉLECTRIQUE BASSE TENSION

Responsable des travaux :

Installation :

Propriétaire / gestionnaire :

Nom, Prénom :	Nom, Prénom :
.....
N° carte d'identité :	CP + Commune :
N°TVA : BE	Tél. :

Bases de l'examen : Règlement Général sur les Installations Electriques (RGIE)

<input checked="" type="checkbox"/> Art 270 <input type="checkbox"/> mise en usage <input type="checkbox"/> modification <input type="checkbox"/> extension	<input type="checkbox"/> Art 86 <input type="checkbox"/> Art 271bis <input checked="" type="checkbox"/> Unité d'habitation
<input type="checkbox"/> mobile <input type="checkbox"/> temporaire	<input type="checkbox"/> Art 87 <input checked="" type="checkbox"/> Art 278 <input type="checkbox"/> Unité de travail domestique
<input checked="" type="checkbox"/> Art 271 <input type="checkbox"/> périodique <input checked="" type="checkbox"/> contrôle <input type="checkbox"/>	<input type="checkbox"/> Art 88 <input type="checkbox"/> Art <input type="checkbox"/> Parties communes
<input type="checkbox"/> Art 276 : renforcement <input type="checkbox"/> Art 276bis : vente d'une unité d'habitation	<input type="checkbox"/> Art <input type="checkbox"/> Art <input type="checkbox"/> Unité de travail

Données générales de l'installation électrique :

Données distributeur	EAN
	Compt. kWh n° :	Index jour :	nuit :
Données installation	Conçue pour U _N : <input type="checkbox"/> 230 V <input type="checkbox"/> 3x230 V <input checked="" type="checkbox"/> 3N400 V <input type="checkbox"/>	Type de prise de terre : <input type="checkbox"/> boucle de terre <input checked="" type="checkbox"/> barres / piquets <input type="checkbox"/>
	Courant nominal maximum (A) : <input type="checkbox"/> 20 <input type="checkbox"/> 25 <input type="checkbox"/> 32 <input type="checkbox"/> 40 <input type="checkbox"/> 50 <input type="checkbox"/> 63 <input type="checkbox"/> 80 <input type="checkbox"/> 100 <input type="checkbox"/>
Description installation <input checked="" type="checkbox"/> Voir annexe(s)

Mesures - tests - contrôle visuel - scellés :

<input checked="" type="checkbox"/> Contacts dir.	<input checked="" type="checkbox"/> Contacts indir.	<input checked="" type="checkbox"/> Montage	<input type="checkbox"/> Appareils	<input type="checkbox"/> Matériel	<input checked="" type="checkbox"/> I>/section	<input checked="" type="checkbox"/> Schémas	<input checked="" type="checkbox"/> Contrôle bcl de défaut
<input checked="" type="checkbox"/> Résistance de dispersion de la prise de terre : Ω	<input checked="" type="checkbox"/> Isolement général : MΩ	<input checked="" type="checkbox"/> Continuité de terre	<input checked="" type="checkbox"/> Test dispositif diff.				
<input type="checkbox"/> Le dispositif différentiel général : <input type="checkbox"/> était plombé <input type="checkbox"/> a été plombé <input checked="" type="checkbox"/> n'a pas été plombé <input type="checkbox"/> ne peut pas être plombé							

Infractions - Remarques (pour la signification des codes éventuels : voir au verso)

Infractions Nouvelle installation <input type="checkbox"/> Néant
Infractions Installation existante <input type="checkbox"/> Néant
Remarques <input type="checkbox"/> Néant	obs, luminaires non flayé	Visa GRD ou mandataire :

Conclusion(s) :

<input checked="" type="checkbox"/> La nouvelle installation	<input type="checkbox"/> est conforme	<input checked="" type="checkbox"/> n'est pas conforme	au RGIE.
<input checked="" type="checkbox"/> L'installation existante	<input type="checkbox"/> est conforme	<input checked="" type="checkbox"/> n'est pas conforme	au RGIE.

L'installation électrique doit être recontrôlée avant

15/10/2018

 par le même organisme de contrôle (*)

Pour le Directeur Général : Signature

Nom :
.....
.....Agent n° :
.....
.....Date :
.....
.....Annexe(s) : Schéma(s) de position :
..... Schéma(s) unifilaire(s) :
.....

- Ce procès verbal doit être conservé dans le dossier de l'installation électrique et ce dossier doit renseigner toute modification de l'installation.
- Le Service Public Fédéral Economie doit être avisé immédiatement de tout accident survenu aux personnes et dû, directement ou indirectement, à la présence d'électricité.
- Le contrôle n'a porté que sur les parties visibles et accessibles de l'installation.
- Les informations recueillies sur place ne nous permettent pas de déterminer la date de réalisation de l'installation électrique.
- Nous vous invitons à compléter le(s) schéma(s) pour les éléments qui n'étaient pas visibles lors de la visite de contrôle. En cas de doute portant sur la sécurité de ces éléments, nous vous invitons vivement à faire procéder à une visite de contrôle complémentaire.
- (*) Les travaux nécessaires pour faire disparaître les infractions constatées au moment de la visite de contrôle doivent être exécutées sans retard et toutes mesures adéquates doivent être prises pour qu'en cas de maintien en service des installations les infractions ne constituent pas un danger pour les personnes et les biens. Dans le cas où, lors de cette nouvelle visite de contrôle, après max. 1 an, des infractions subsistent, l'organisme agréé se doit d'envoyer une copie du procès-verbal de visite de contrôle à la Direction générale de l'Energie préposée à la haute surveillance des installations électriques domestiques.



**LOGO
INSTALLATEUR**

marlair électricité
chemin des aujes 10
5580 rochefort
TVA :
Tél : 084/377164
Fax :
marlairelectricite@outlook.com
marlair-electricite.be

rue de tellin 48

5580 Wavreille

N°

v

RGIE-AREI

14-10-18

Données propriétaire :



rue de tellin 48

5580 Wavreille

Tél. :

Email :


Données techniques du projet :

Type de comptage : Normal Section alimentation : 16 mm²

Tension de raccordement : 3x400V+N Mesure Terre : 18 ohms

Type de chantier : Neuf Inter. diff. de tête : ID4PA40A300MA

INSTALLATEUR	ORGANISME DE CONTRÔLE	PROPRIETAIRE
Nom : Date : Signature :	Organisme : Nom : Date : Signature : 	Nom : Date : Signature :

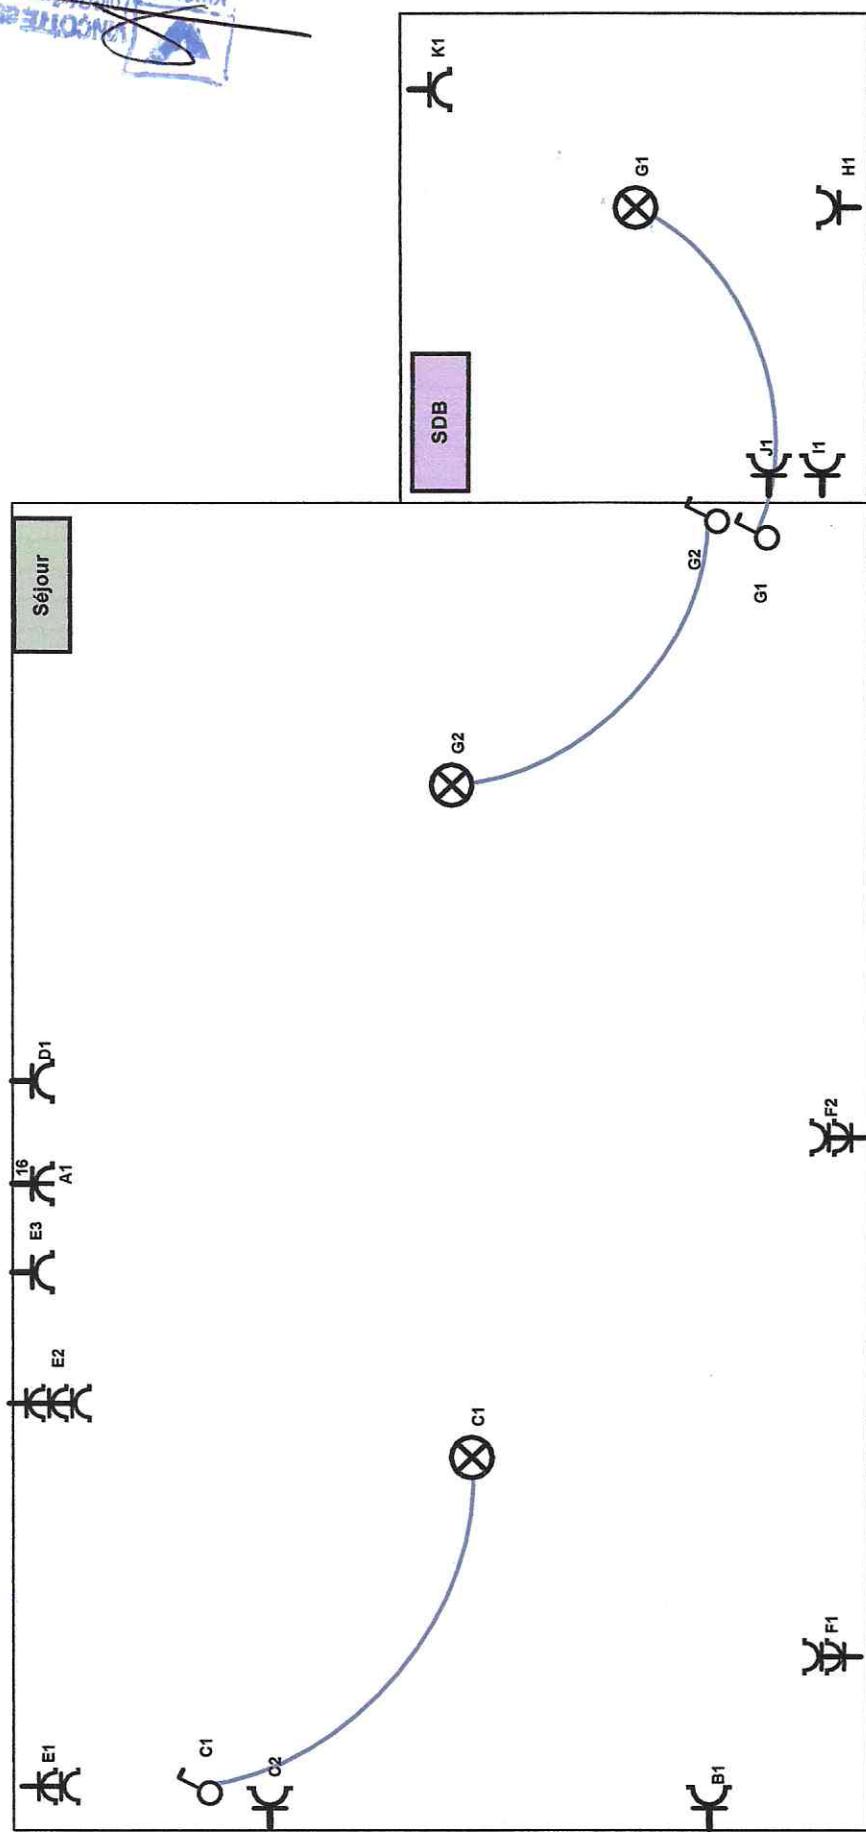

LOGO
INSTALLATEUR

marlair électricité

chemin des aujes 10
rochefort
55580

Propriétaire / E
rue de tellin 48

Wayreille 5580

Tel : **Fax :** **Email :**

11

5580

Echelle / Schaal : 1/50 Date / Datum : 14-10-18

Nº Document / Documentnr.:
Vatten / Wasser

Version / Versie :

INDIZ



Inter. Diff. 4P	Disj. 2P				
Type A 40A 30mA	C 16A	C 20A	C 20A	C 20A	C 20A

INDIZ



Inter. Diff. 4P	Disj. 4P	Disj. 2P				
Type A 40A 300mA	C 25A	C 20A				

LOGO
INSTALLATEUR

marlair électricité

chemin des aujes 10
5580 rochefort

Tel : 084/377164

Fax :

rue de tellin 48

5580 Wavreille

Propriétaire / Eigenaar :

rue de tellin 48

5580 Wavreille




Date / Datum : 14-10-18

N° Document / Documentnr.:

Echelle / Schaal : 1/100

Version / Versie :

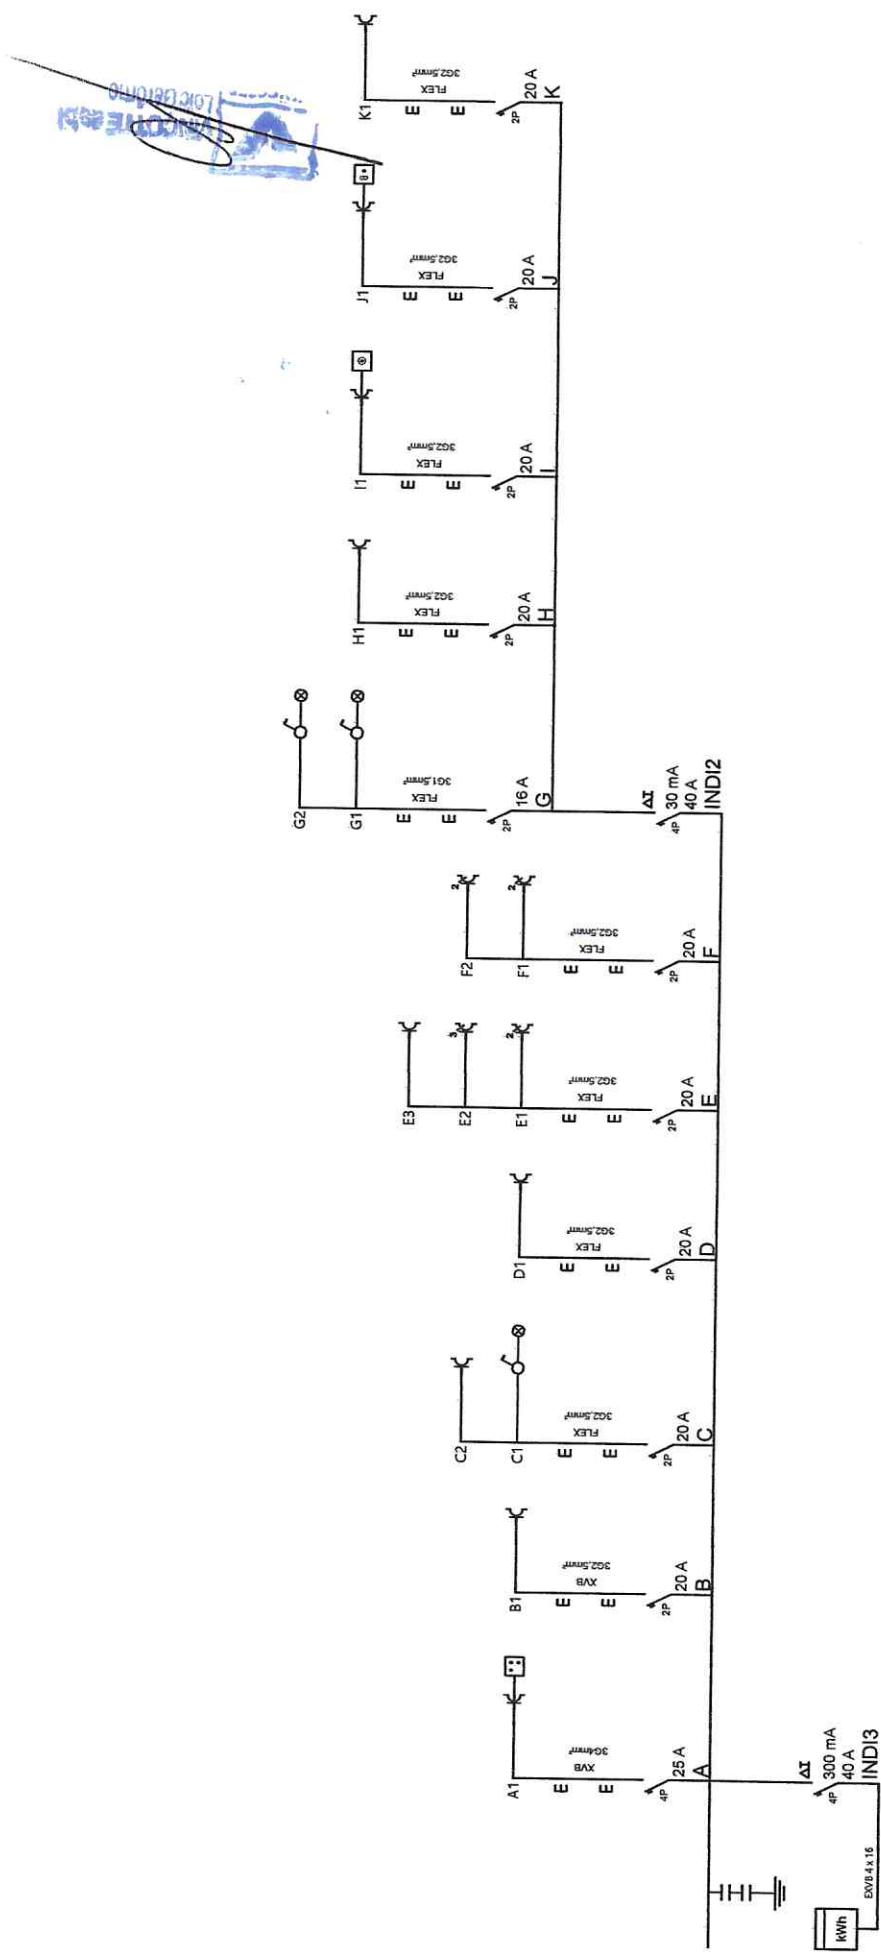

LOGO
INSTALLATEUR

marlair électricité

chemin des aujes 10
5580 rochefort

Propriétaire / E
rue de tellin 48

Wavreille 55580

Tel : 084/377164
Fax :

10

卷之四

Wavreille 5580

Echelle / Schaal : 1/50

Date / Datum : 14-10-18

Nº Document / Documentnr.: